

Da Quadro:

Partenza:

Cavo [mm²]: 1(2X6)+PE6

Lunghezza [m]: 10

Frequenza [Hz]: 50

Tensione [V]: 230

Polarità: Monofase L2+N

Tipo morsetto:

Numerazione morsetto:

Sigla:

Alimentazione:

Icc Max [kA]: 1,16

Tens. Nomin. di impiego [V]: 230

Tens. Nomin. di isolam. [V]:

Frequenza [Hz]: 50

Corrente ammissib. 1 s [kA]:

Grado di protezione IP: ---

Codice:

Sigla utenza

Descrizione

POTENZA CONTEMPORANEA [kVA]: 0

CORRENTE (Ib) [A]: 0

CosFi: 0,9

COEFF. DI CONTEMPORANEITA' [%]: 100

DISTRIBUZIONE

PROTEZIONE

CONTATTORE

STRUMENTI

LINEA

QS

Utenza

Utenza

Utenza

Utenza

GENERALE	ILLUMINAZIONE LOCALI	PRESE SERVIZIO LOCALI	CENTRALINA ANTINCENDIO/EVAC	RISERVA				
0	0	0	0	0				
0	0	0	0	0				
0,9	0,9	0,9	0,9	0,9				
100	100	100	100	100				
Monofase L2+N	Monofase L2+N	Monofase L2+N	Monofase L2+N	Monofase L2+N				
BTicino	BTicino	BTicino	BTicino	BTicino				
F72N/32	G8813A/10AC	G8813A/16AC	G8813A/10AC	G8813A/10AC				
32	10	16	10	10				
2 x 32	2 x 10	2 x 16	2 x 10	2 x 10				
---/---/32	---/---/10	---/---/16	---/---/10	---/---/10				
---/---/---	---/---/100	---/---/160	---/---/100	---/---/100				
---	4,5	4,5	4,5	4,5				
---	0,03 - AC	0,03 - AC	0,03 - AC	0,03 - AC				
Esecuzione	MODULARE	MODULARE	MODULARE	MODULARE				
---	---	---	---	---				
---	0,80	0,80	---	---				
---	13_	13_	---	---				
---/---	5/91.207	5/99999	---/---	---/---				
---	1(2X1,5)+PE1,5	1(2X2,5)+PE2,5	---	---				
---	18	24	---	---				

Pos.

Sigla

Descrizione

0

1

2

3

4

GENERALE

ILLUMINAZIONE LOCALI

PRESE SERVIZIO LOCALI

CENTRALINA ANTINCENDIO/EVAC

RISERVA

FILE

00000301

DISEGNO

FOGLIO

1

SEGUE

2

REV

DATA

DESCRIZIONE

DISEGNATO

CONTROLLATO

REV

DATA

DESCRIZIONE

DISEGNATO

CONTROLLATO

STUDIO TECNICO TORI

Via Turati, 7 - 28845 Domodossola (VCO)

Tel.0324/240913 E-mail: mautori@tin.it

COMMITTENTE

VILLA LIBERTY

STRESA

OGGETTO

QUADRO UFFICIO

FILE

00000301

DISEGNO

FOGLIO

1

SEGUE

2

STUDIO TECNICO TORI

Via Turati, 7 - 28845 Domodossola (VCO)

Tel.0324/240913 E-mail: mautori@tin.it

COMMITTENTE

VILLA LIBERTY

STRESA

OGGETTO

QUADRO UFFICIO

FILE

00000302


DISEGNO

FOGLIO

2

SEGUE

-

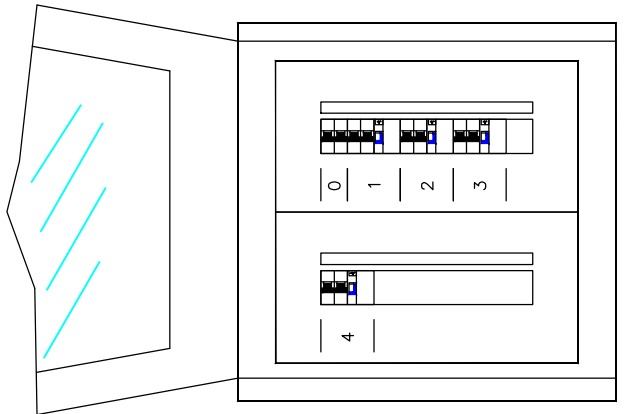

COMUNE DI STRESA

REGIONE PIEMONTE

PROVINCIA DEL V.C.O.

COMUNE DI STRESA

LAVORI DI RESTAURO PALAZZINA LIBERTY - LOTTO N°2

DI COMPLETAMENTO ED OPERE DI SISTEMAZIONE

RECINZIONE ED AREE ESTERNE - CUP G69I22001460004

Committenza:

Comune di STRESA

Progetto:

PROGETTO ESECUTIVO 2°LOTTO

Elaborato:

QUADRO ELETTRICO "UFFICIO"

File name: elettrici.dwg

Scala 1:100

Progettazione:

FALCIOLA ING. FRANCO

n.123 Ordine Ingegneri VCO

FALCIOLA ARCH. GIOVANNA

n.250 Ordine Architetti Pianificatori,

Paesaggisti e Conservatori Novara e VCO

Via Bonomelli n°16

28845 DOMODOSSOLA (VB)

tel/fax 0324 249322

email: studiotecnicofalciola@gmail.com

Visti:

Tavola n°:

07EL

Data: OTTOBRE 2023

Agg:

Committenza:

Progettazione impianti:

TORI PER. IND. MAURIZIO

n.59 Albo Periti Industriali VCO

Via Turati n°7

28845 DOMODOSSOLA (VB)

tel/fax 0324 240913

email: mautori@tin.it