





PIANO SEMINTERRATO - STATO DI PROGETTO

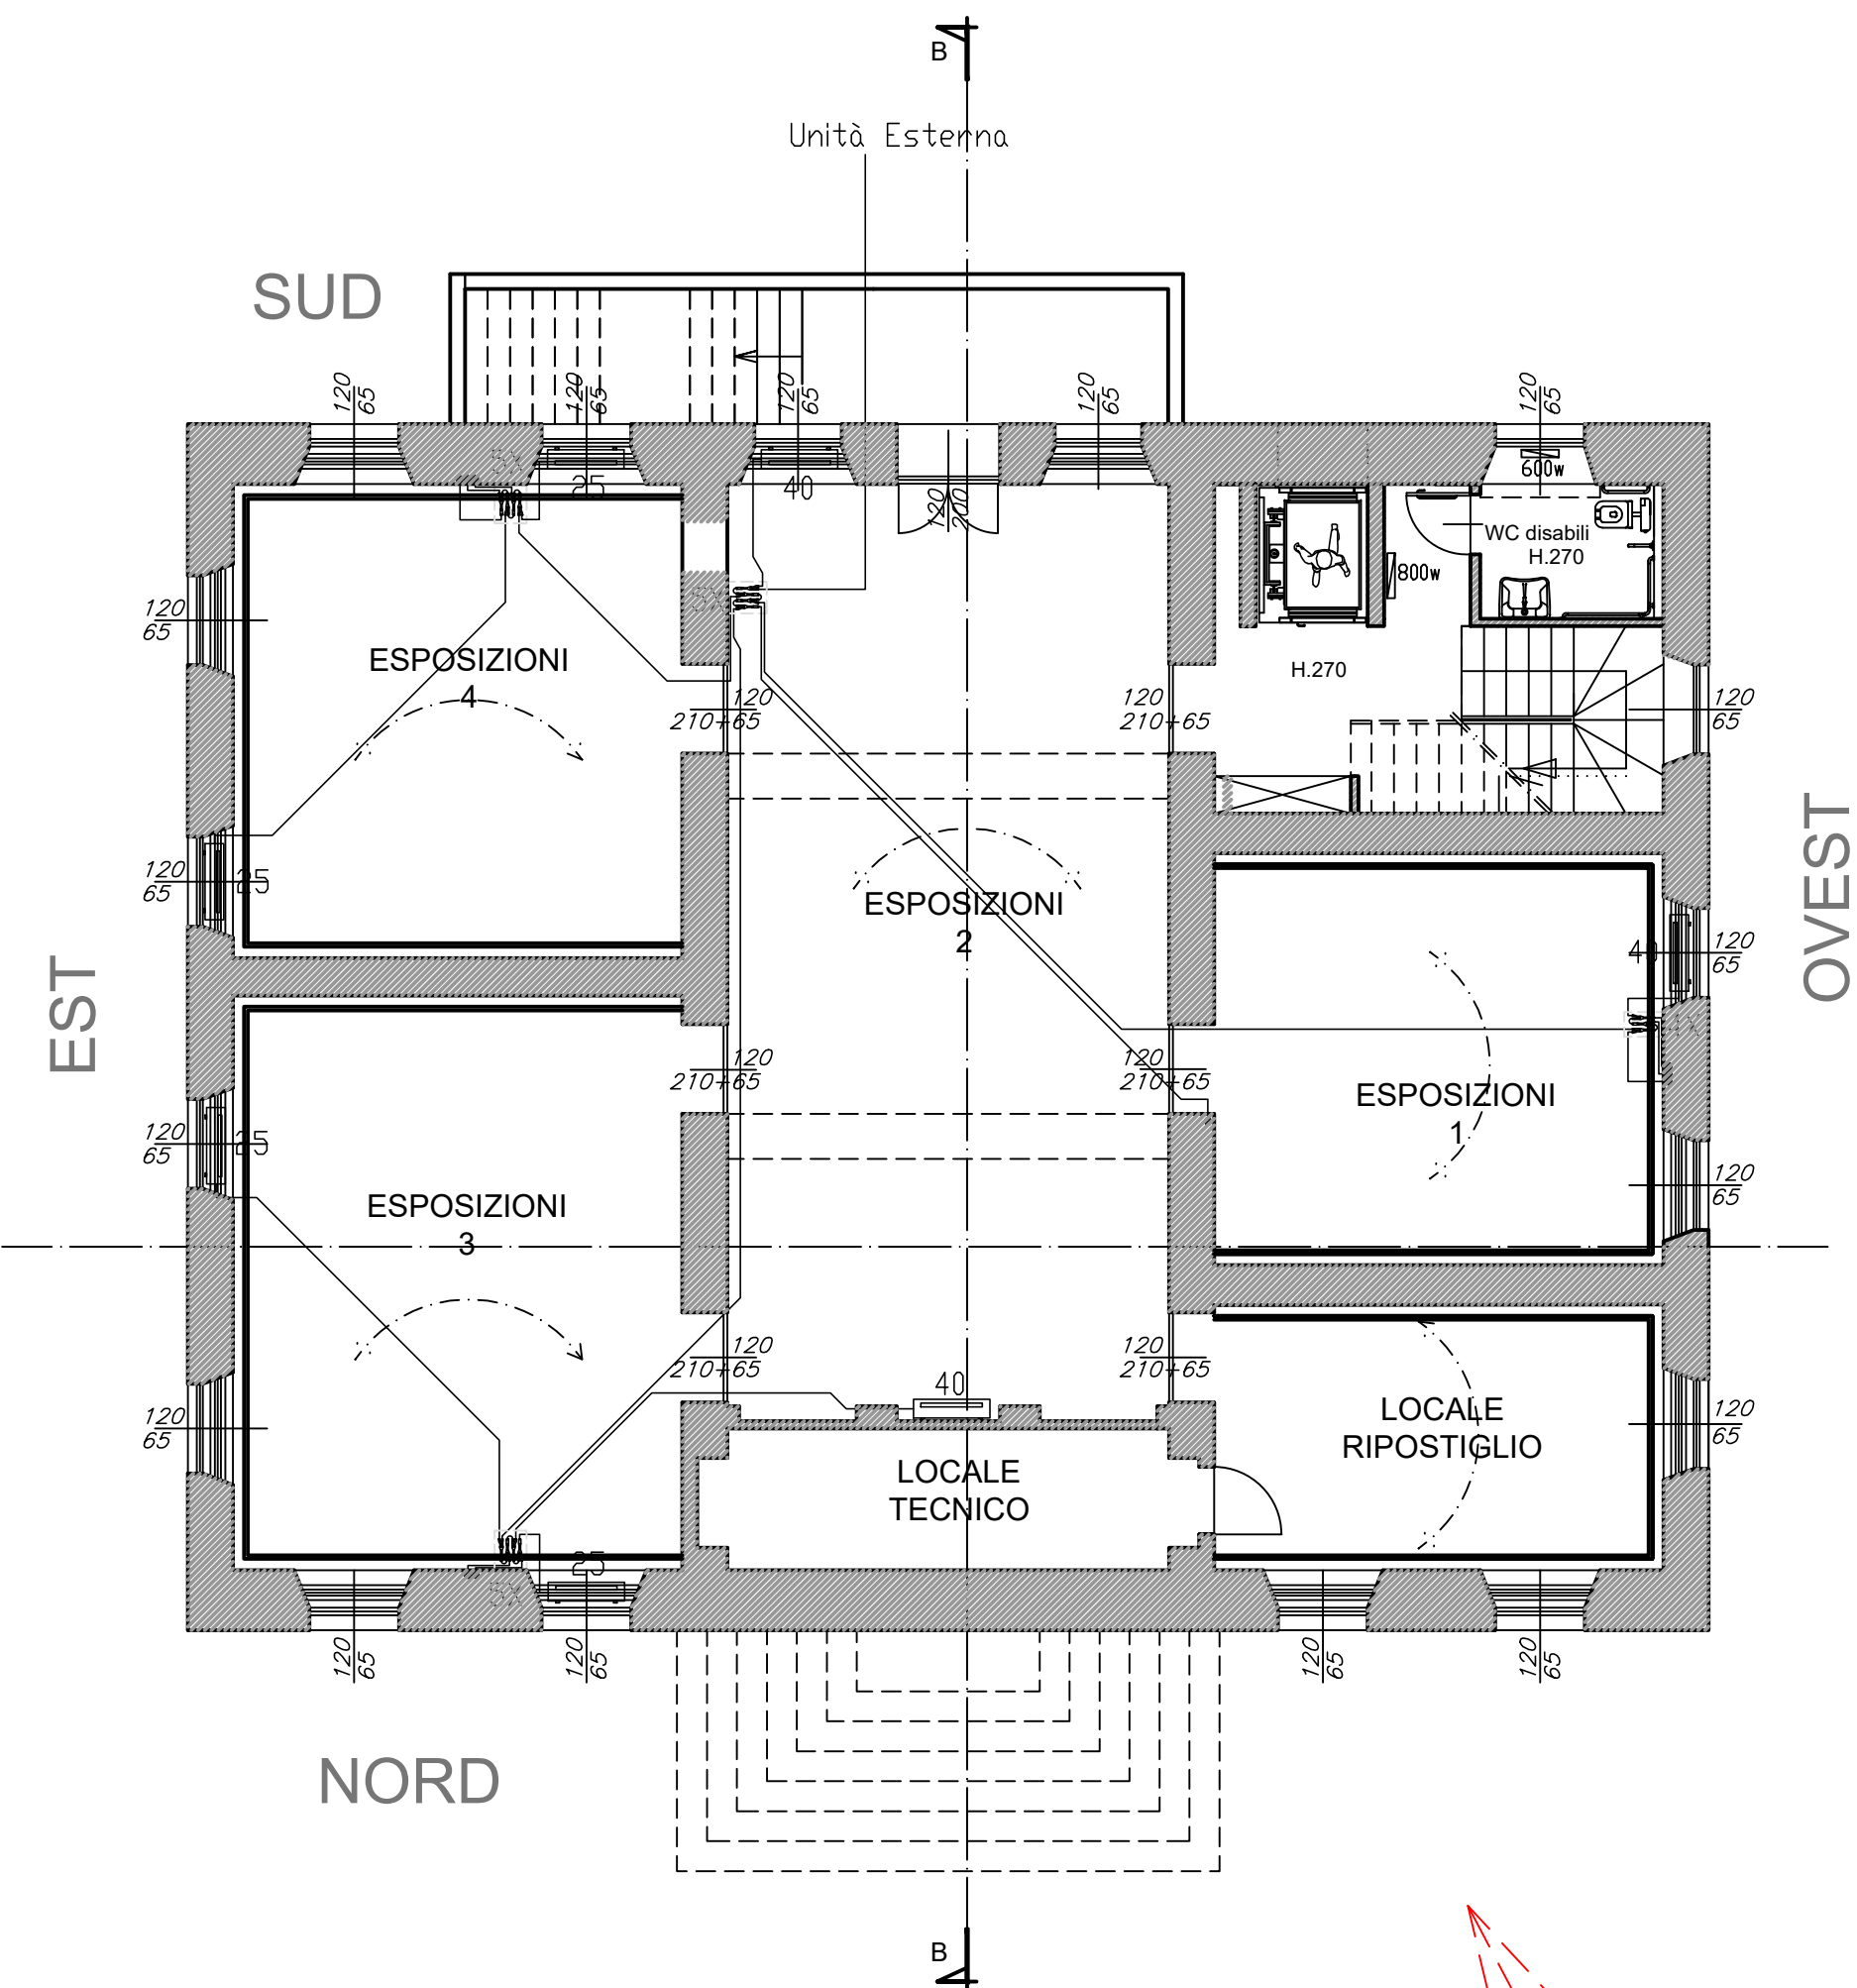

PIANO RIALZATO - STATO DI PROGETTO

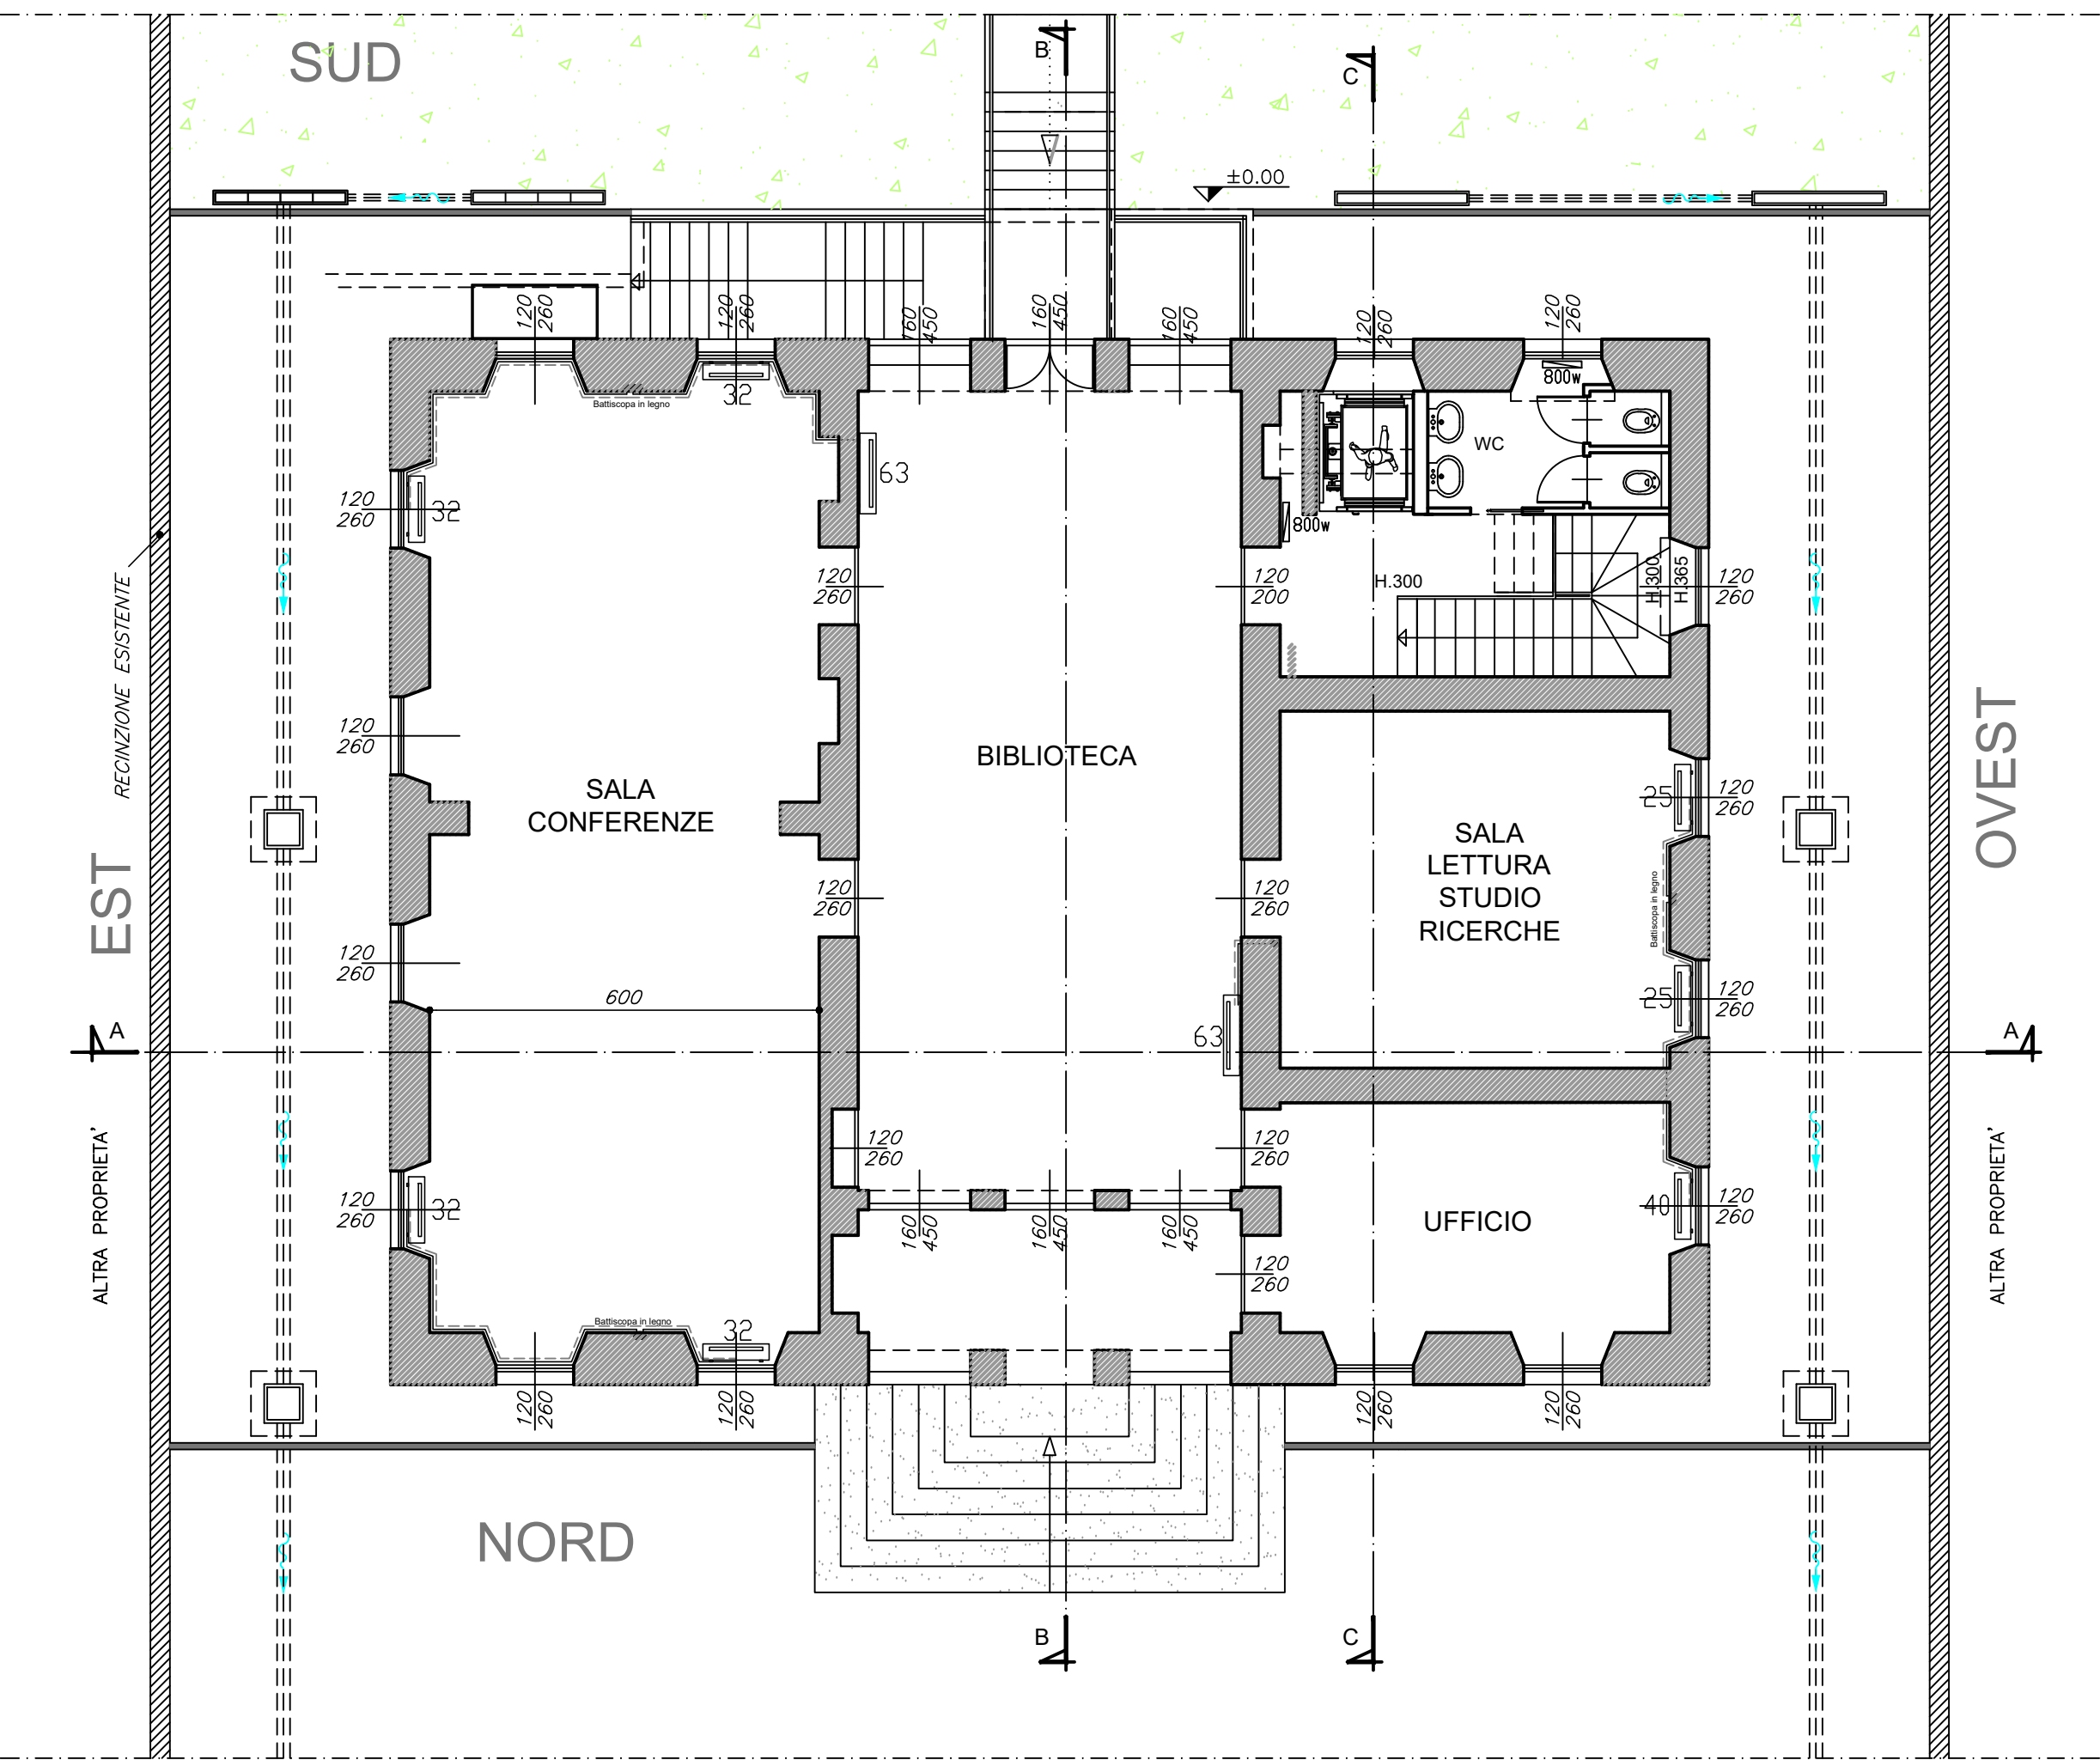

OPERE DI COMPLETAMENTO 1° LOTTO
COME INDICATO NEL COMPUTO METRICO ESTIMATIVO

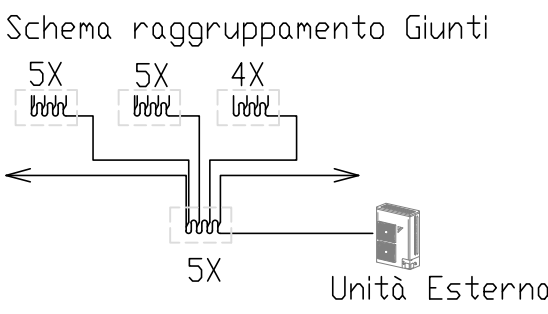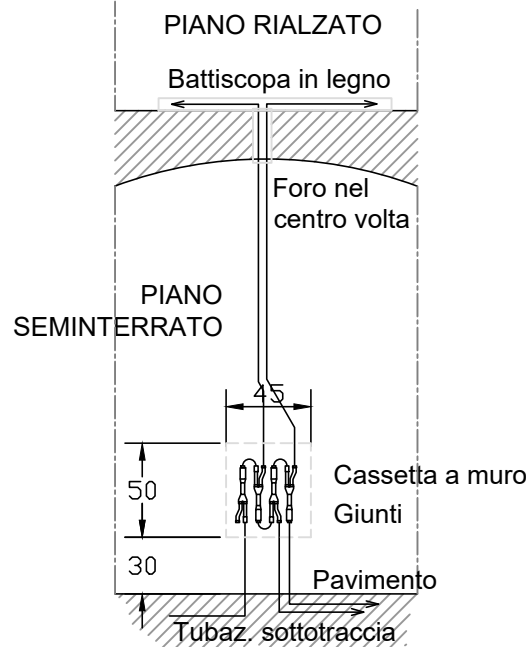

  		
COMUNE DI STRESA		
PROGETTO RIFUNZIONALIZZAZIONE PALAZZINA "LIBERTY" AD USO BIBLIOTECA E CENTRO CULTURALE		
Committenza:		
Comune di STRESA		
Progetto:		
OPERE DI COMPLETAMENTO 1° LOTTO		
Elaborato:		
IMPIANTO DI CLIMATIZZAZIONE		
File name: Progetto di COMPLETAMENTO.dwg Scala 1:100		
Progettazione: FALCIOLA ARCH. GIOVANNA n.250 Ordine Architetti Pianificatori, Paesaggisti e Conservatori Novara e VCO FALCIOLA ING. FRANCO n.123 Ordine Ingegneri VCO Via Bonomelli n°16 28845 DOMODOSSOLA (VB) tel/fax 0324 249322 email: studiotecnicofalciola@gmail.com		Visti:  Dott. Ing. FRANCO FALCIOLA Albo Ingegneri n° 123 28845 DOMODOSSOLA (VB) Via Bonomelli n°16 - tel/fax 0324/249322
Progettazione impianti: TORI PER. IND. MAURIZIO n.59 Albo Periti Industriali VCO Via Turati n.7 28845 DOMODOSSOLA (VB) tel/fax 0324 240913 email: mautori@tin.it		Tavola n°: 12(c1) Data: FEBBRAIO 2022 Agg: Committenza: